


PIANTA PIANO TERRA  
AR 01 scala 1:50

DESTINAZIONI D'USO	
P101	Reception
P102	Impresso
P103	Locale caldaie
P104	Spogliatoio assegnati/ femminile
P105	Spogliatoio allievi
P106	Anticamera
P107	Spogliatoio allievi
P108	Spogliatoio assegnati/ maschile
P109	Deposito
P110	Primo soccorso
P111	Deposito

ABBREVIAZIONI	
SP	Specchio
LAV	Lavabo
DS	Dispositivo per risparmio
AC	Acquedotto coperto
DO	Pavimento drenante
PC	Pavimento drenante
PS	Pavimento drenante
S	Corridoio
MC	Interruttore

Progettista: **DOTT. ARCH. FABIO CAPPAVOLI** via ...  
 Collaboratori: **Arch. Anna Gabriella Barocci** / **Arch. Fabio Geronzi**  
**COMUNE DI SESTO FIORENTINO**  
 Nuova palestra  
 Via Fonte "in località" Sessole  
**PIANTA PIANO TERRA**  
 scala 1:50  
**REV.**  
 Data anno 2020

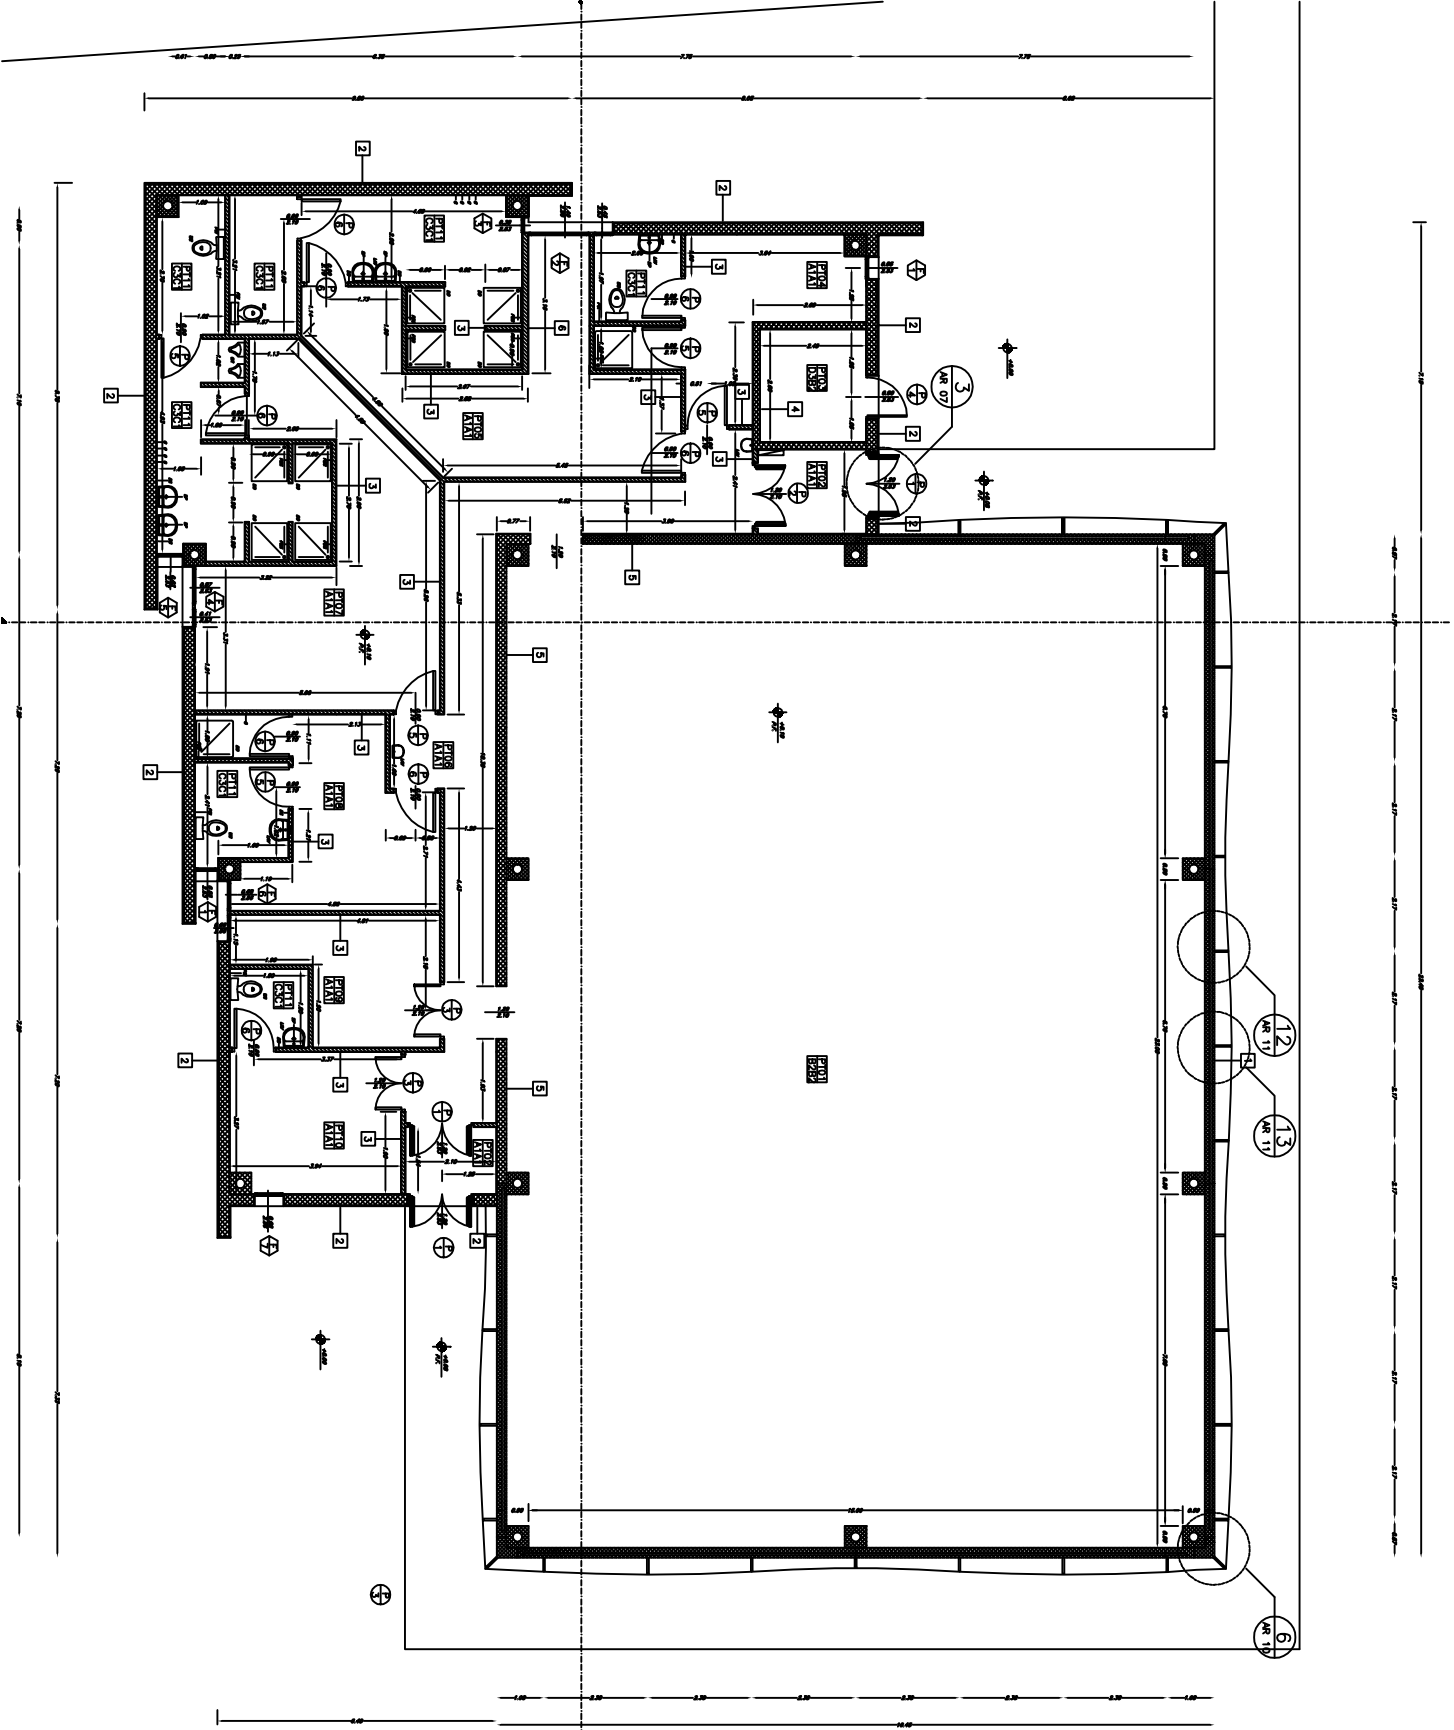

DESTINAZIONI D'USO	
PT1	Placenta
PT2	Agipere
PT3	Locali sociali
PT4	Spogliatoio assegnati / femminile
PT5	Spogliatoio adatte
PT6	Dislocazione
PT7	Spogliatoio adatte /
PT8	Spogliatoio assegnati / maschile
PT9	Agipere
PT10	Placenta assegnata
PT11	Agipere



ABBREVIAZIONI	
SP	Specchio
LA	Letto
LS	Divanetto per agipere
AC	Arredatura comune
DO	Porta d'uscita
PA	Porta verso giardino
PS	Porta verso scuderia
Ø	Giardino
MC	Motori centrali

